



PLANTA DE COBERTURA
ESCALA: 1/200

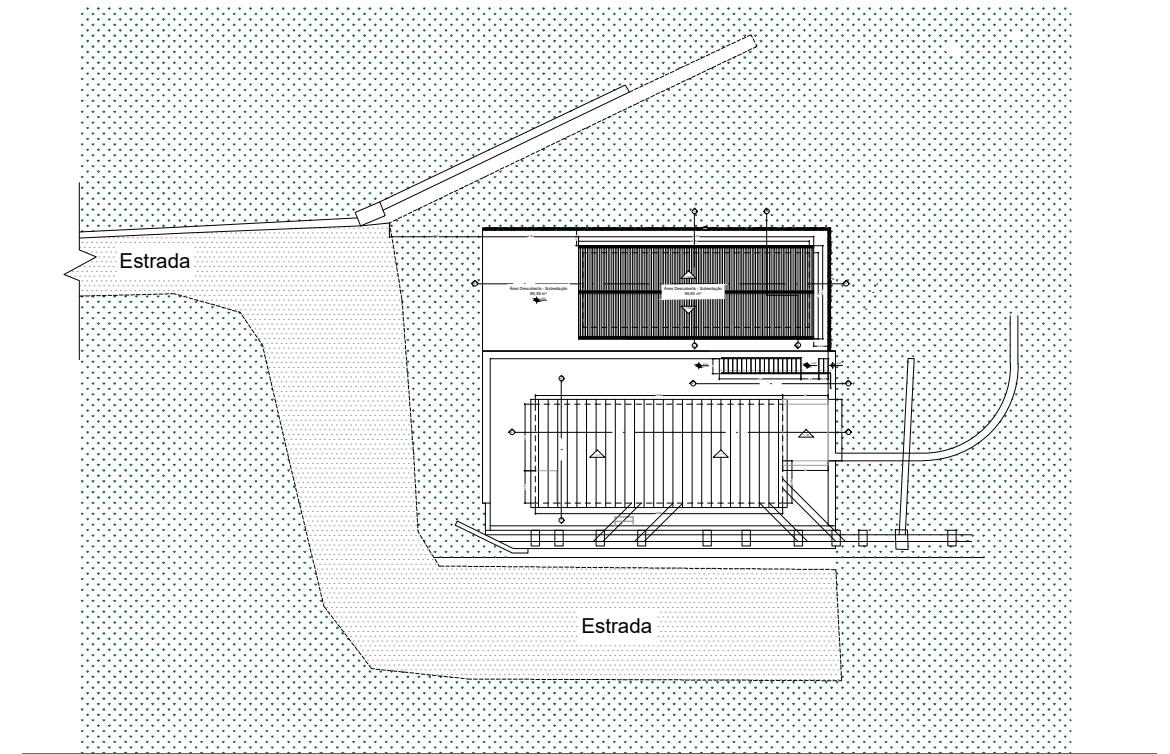

PLANTA DE SITUAÇÃO
ESCALA: 1/500

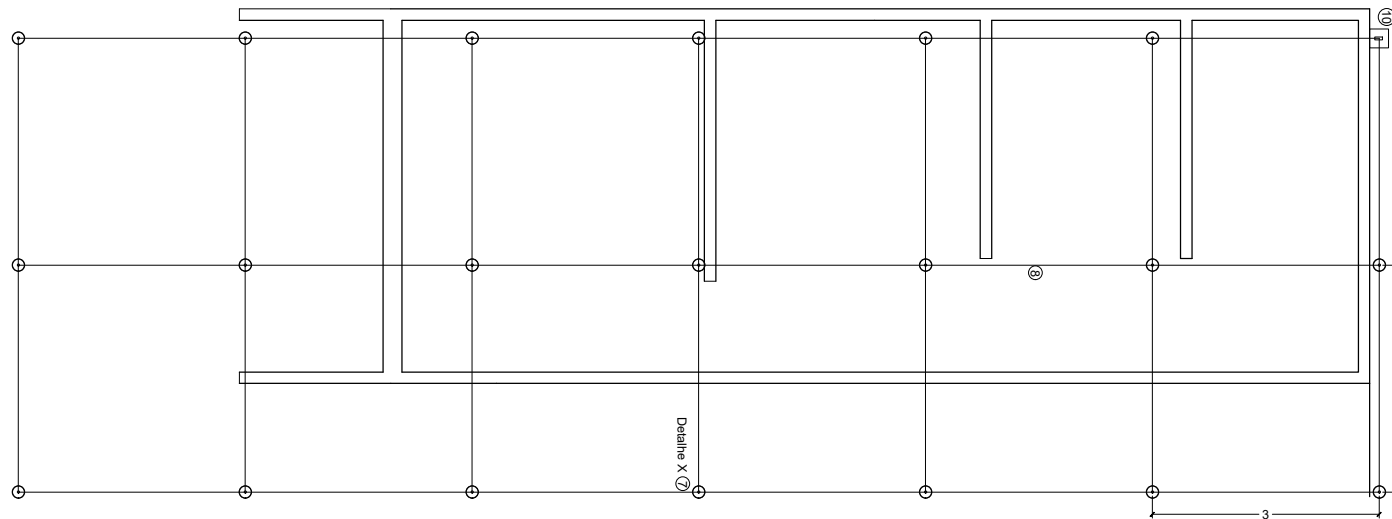

PLANTA BAIXA DE ATERRAMENTO
ESCALA: 1/100

EMITIDO POR	REVISÃO 1	REVISÃO 2	REVISÃO 3	REVISÃO 4	REVISÃO 5
DATA	DATA DA REVISÃO	DATA DA REVISÃO	DATA DA REVISÃO	DATA DA REVISÃO	DATA DA REVISÃO

	Projeto de Construção de Abrigo Para Subestação e Quadro de comando		AP - 468
	LOCAL DA OBRA Captação do Rio Glória - Muriaé - MG PCH Ormeu Junqueira Botelho		MURIAÉ - MG
	EXTENSÃO OU ÁREA 210,35 m ²	ESCALA INDICADA	DATA 04/04/2019
RESPONSÁVEL TÉCNICO: JORGE CÉLIO FRAGA GODINHO ENG. CIVIL - CREA RJ 2014140455/D		DEMSUR - DEPARTAMENTO MUNICIPAL DE SANEAMENTO URBANO GUSTAVO GORETTI RODRIGUES DIRETOR DE DIVISÃO DE ÁGUAS E ESGOTOS	
		GERALDO V. DE FREITAS JUNIOR DIRETOR GERAL	